
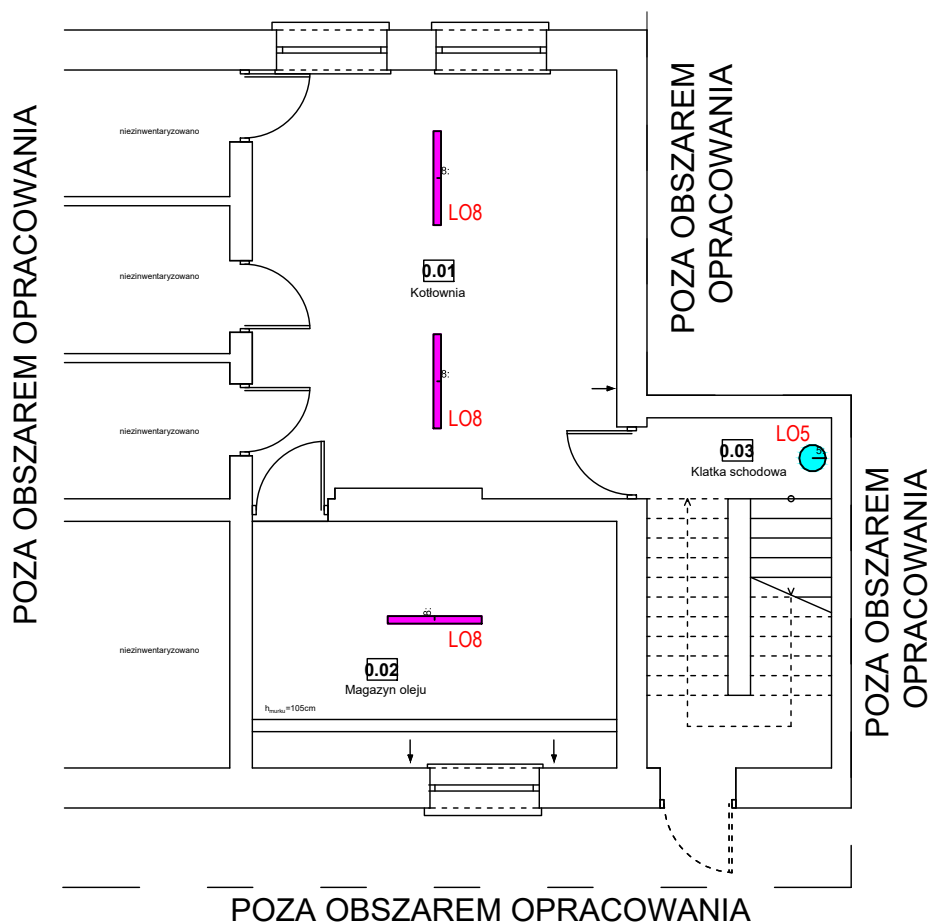


# RZUT PIWNIC

skala 1:100

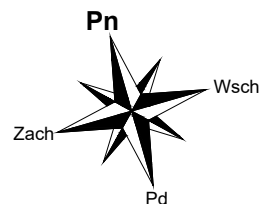

## ZESTAWIENIE POMIESZCZEŃ

Np.	Pomieszczenie	Eśr.Lx	Emin.Lx
0.01	Kotłownia	219	92
0.02	Magazyn oleju	202	80
0.03	Klatka schodowa	102	72

## OZNACZENIE OPRAW

Symbol	Oznaczenie	Nazwa	Ilość( szt)
	LO5	CALLA LB LED 350 ED 2300lm/840 IP65 22W	1
	LO8	ATLANTYK 2.0 BASIC LED ED 4700lm/840 PC opal IP65 31W	3



## "KOLPROJEKT" Biuro Projektowe

25-516 Kielce ul. Nowy Świat 52  
e-mail: kolprojekt.pracownia@interia.pl

PROJEKT :	INSTALACJA FOTOWOLTAICZNA I WYMIANA OŚWIETLENIA NA ENERGOOSZCZĘDNE TYP LED			
ADRES :	Kaszów, działka nr ewid. 38, gm. Stara Błotnica			
INWESTOR :	Gmina Stara Błotnica			
TYTUŁ RYS :	RZUT PIWNIC-Plan instalacji oświetlenia			
BRANŻA:	ELEKTRYCZNA	DATA :	PODPIS :	SKALA :
PROJEKTOWAŁ :	Jarosław Fąfara uprawnienia: KL 189/90 specjalność: elektryczna	07.2020		1:100
				NUMER RYS.:
				IE/1