



RZUT PARTERU

skala 1:100

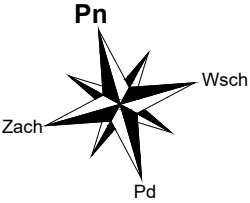

POZA OBSZAREM OPRACOWANIA

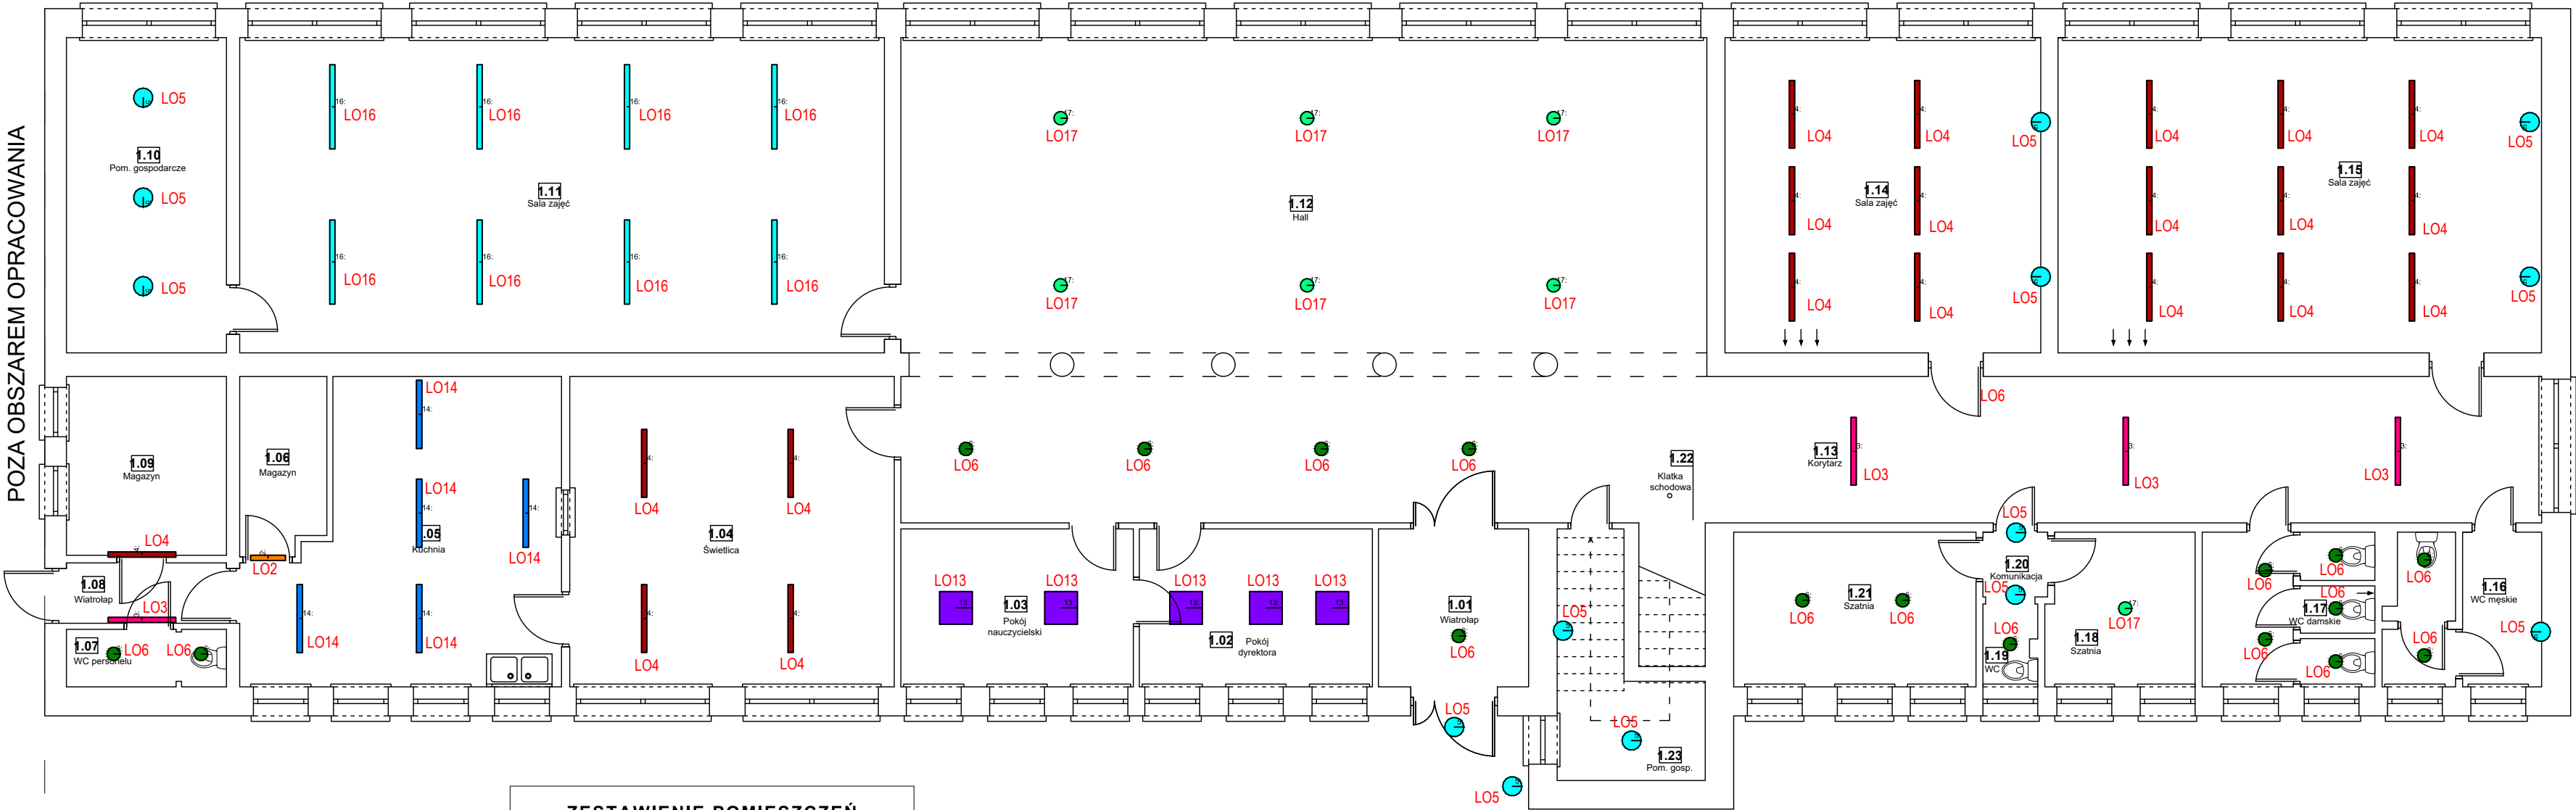

ZESTAWIENIE POMIESZCZEŃ

Np.	Pomieszczenie	Eśr.Lx	Emin.Lx
1.01	Wiatrołap	115	67
1.02	Pokój dyrektora	555	349
1.03	Pokój nauczycielski	381	229
1.04	Świetlica	387	273
1.05	Kuchnia	573	390
1.06	Magazyn	148	64
1.07	WC personelu	201	95
1.08	Wiatrołap	132	92
1.09	Magazyn	236	126
1.10	Pom. gospodarcze	227	142
1.11	Sala zajęć	575	399
1.12	Hall	230	148
1.13	Korytarz	146	57
1.14	Sala zajęć	658	460
1.15	Sala zajęć	707	509
1.16	WC męskie	249	101
1.17	WC damskie	282	146
1.18	Szatnia	270	187
1.19	WC	255	226
1.20	Komunikacja	154	134
1.21	Szatnia	225	111
1.22	Klatka schodowa	175	132
1.23	Pom. gospodarcze	205	101

OZNACZENIE OPRAW

Symbol	Oznaczenie	Nazwa	Ilość(szt)
	LO2	RAYLUX LB LED 600 ED 3250lm/840 opal IP44 26W	1
	LO3	RAYLUX LB LED 1235 ED 4500lm/840 opal IP44 35W	4
	LO4	RAYLUX LB LED 1235 ED 6650lm/840 opal IP44 49W	20
	LO5	CALLA LB LED 350 ED 2300lm/840 IP65 22W	14
	LO6	LUGSTAR LB LED NT 2500lm/840 IP20 24W	17
	LO13	OFFICE MINI LED 600x600 pH ED 3500lm/840 SLB 50sl. IP20 24W	5
	LO14	ATLANTYK 2.0 BASIC LED ED 7450lm/840 PC opal IP65 48W	5
	LO16	RAYLUX LB LED 1535 ED 8600lm/840 opal IP44 65W	8
	LO17	LUGSTAR LB LED NT 4400lm/840 IP20 44W	6

 BIURO PROJEKTOWE I INŻYNIERSTWO DLA KRAJÓW KOLPROJEKT		"KOLPROJEKT" Biuro Projektowe 25-516 Kielce ul. Nowy Świat 52 e-mail: kolprojekt.pracownia@interia.pl			
PROJEKT :		INSTALACJA FOTOWOLTAICZNA I WYMIANA OŚWIETLENIA NA ENERGOOSZCZĘDNE TYP LED			
ADRES :		Kaszów, działka nr ewid. 38, gm. Stara Błotnica			
INWESTOR :		Gmina Stara Błotnica			
TYTUŁ RYS :		RZUT PARTERU- Plan instalacji oświetlenia			
BRANŻA :		ELEKTRYCZNA	DATA :	PODPIS :	SKALA :
PROJEKTOWAŁ :		Jarosław Fąfara uprawnienia: KL 189/90 specjalność: elektryczna	07.2020		1:100
					NUMER RYS.:
					IE/2