

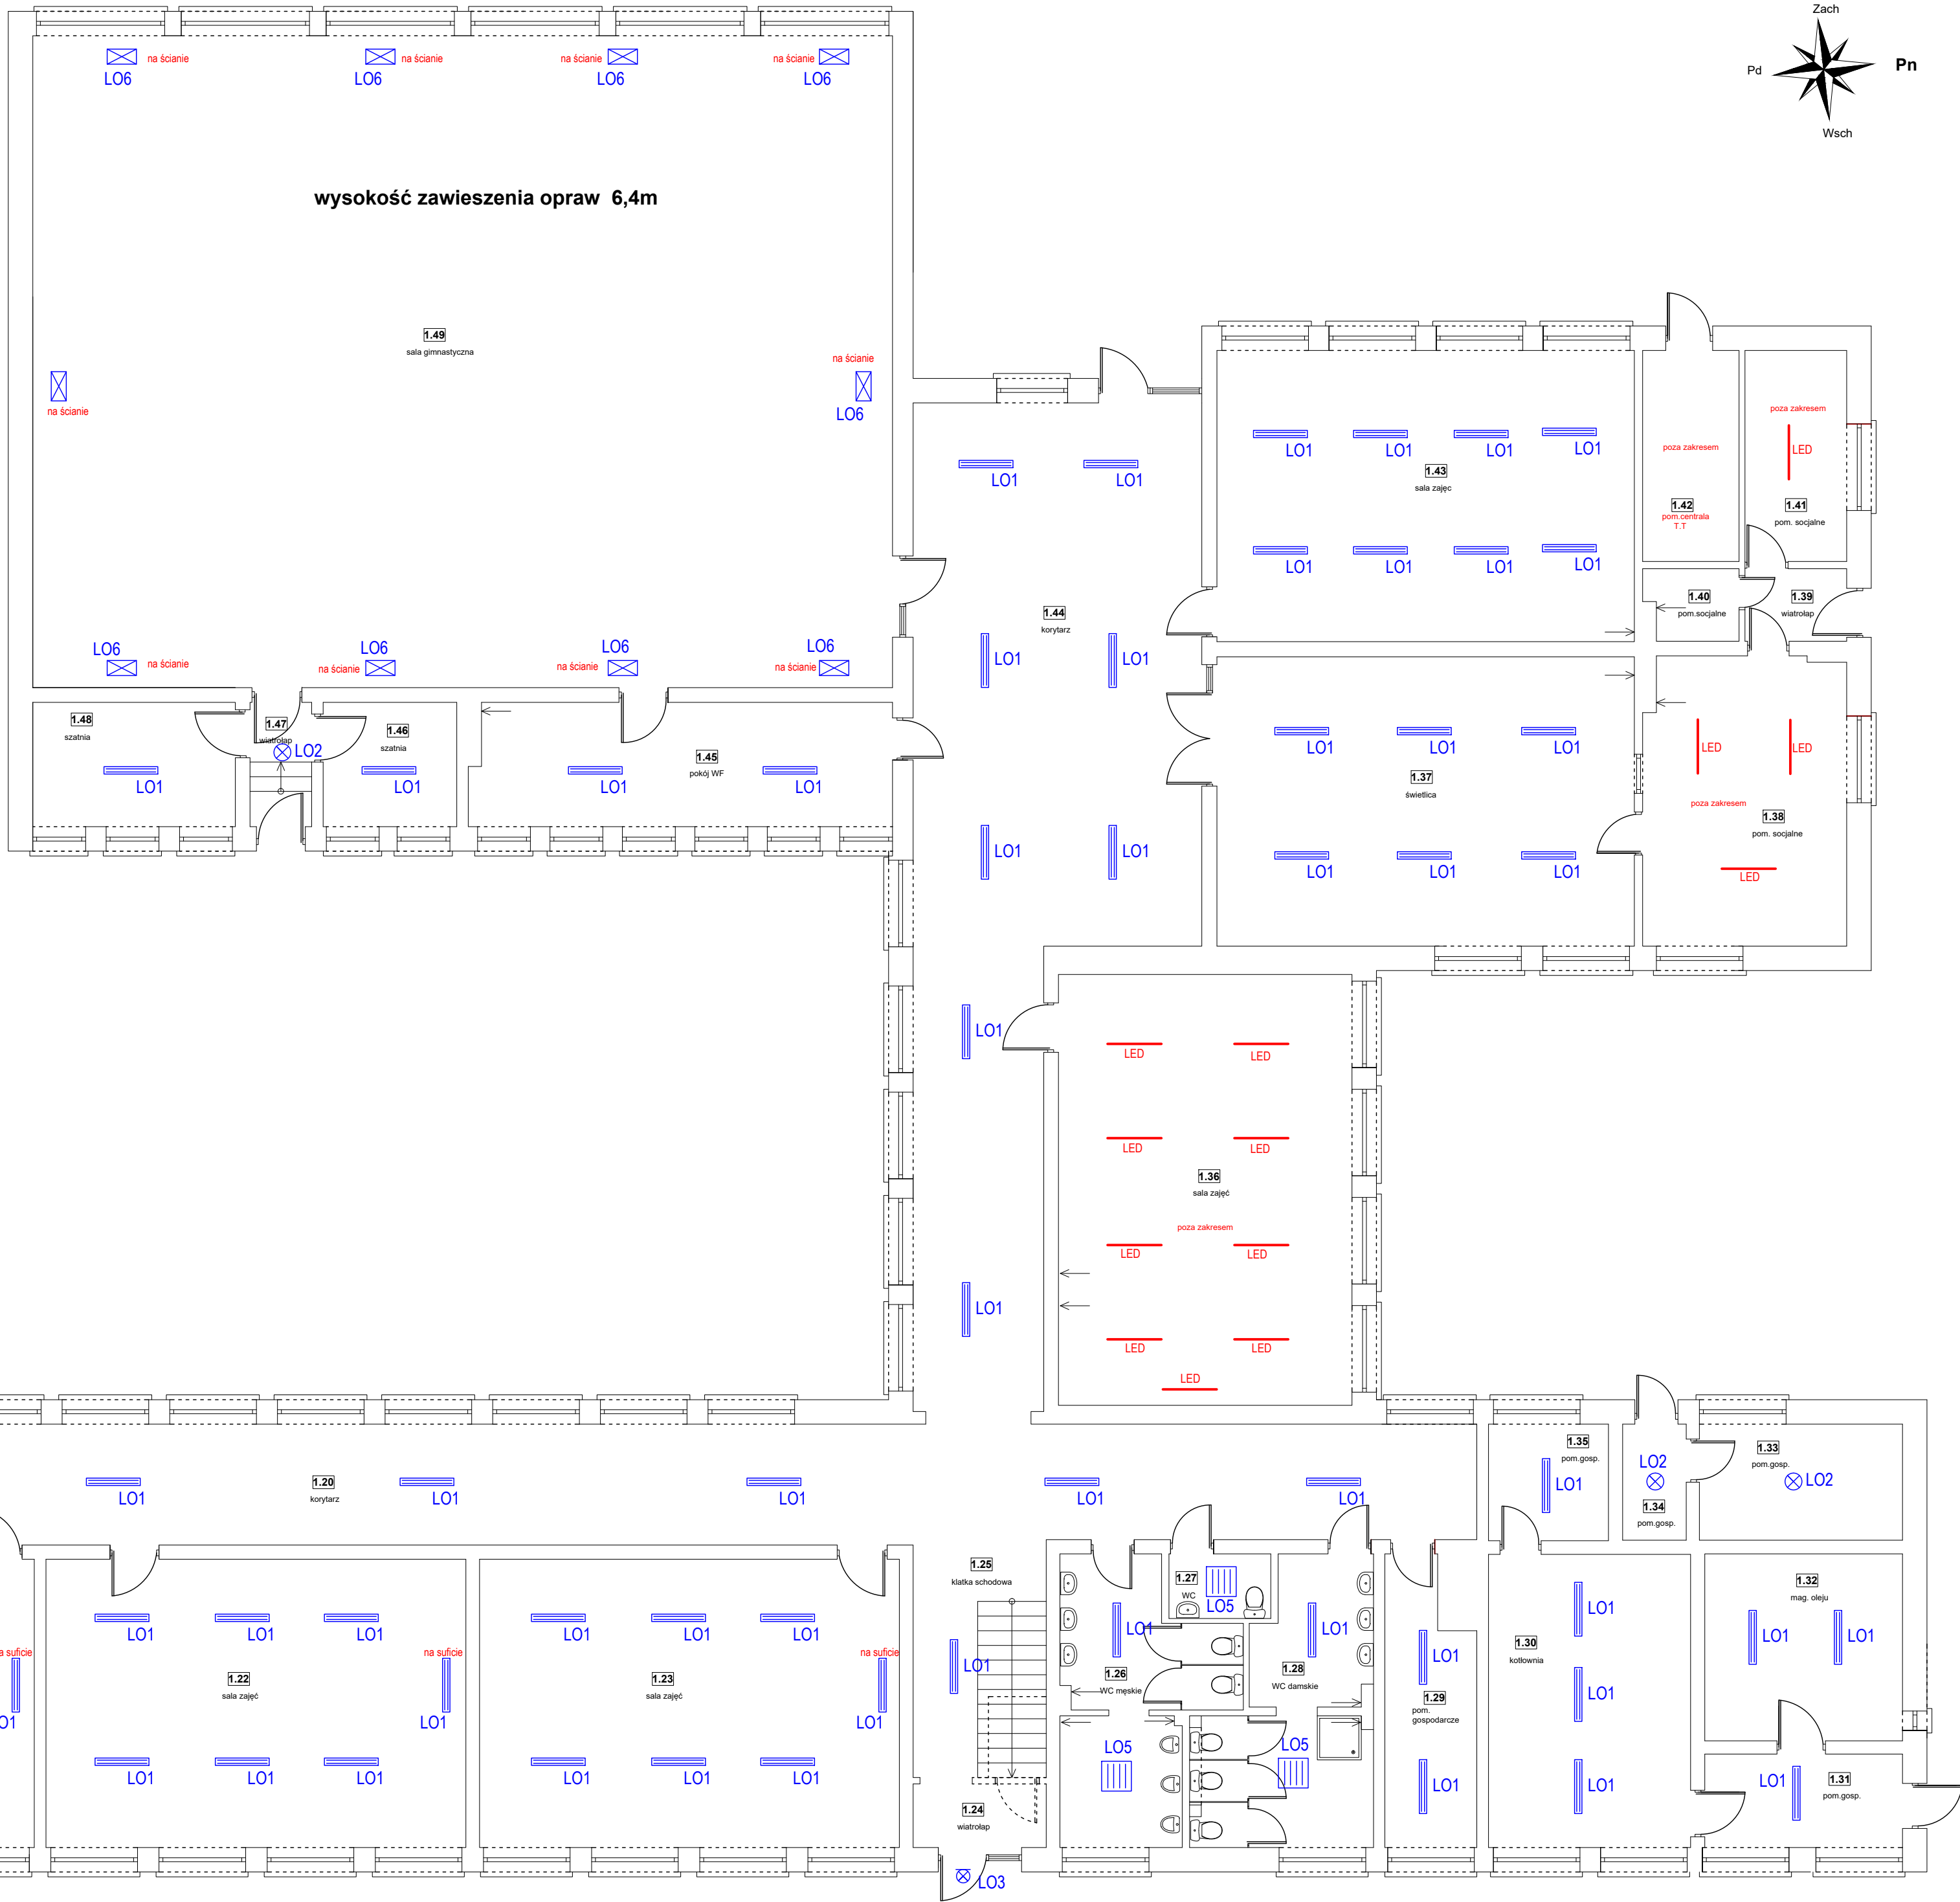


RZUT PARTERU  
skala 1:100

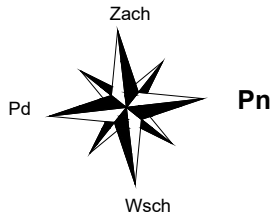

ZESTAWIENIE POMIESZCZEŃ		
Np.	Pomieszczenie	Pow. [m <sup>2</sup> ]
1.1	Wiatrołap	6.60
1.2	Korytarz	68.86
1.3	Szafnia	14.17
1.4	Szafnia	14.01
1.5	Korytarz	18.53
1.6	Szafnia	17.93
1.7	Pom. porządkowe	6.17
1.8	Biblioteka	23.23
1.9	Wypożyczalnia+czytelnia	30.09
1.10	Biurowisko	7.93
1.11	Kąpiel komputerowy	11.61
1.12	Klasa schodowa	6.00
1.13	WC-biblioteka	3.60
1.14	WC dla nauczycieli	3.70
1.15	Sekretariat	11.11
1.16	Gabinet dyrektora	16.03
1.17	Gabinet z-oy dyrektora	16.43
1.18	Pokój nauczycielski	52.96
1.19	Szafnia	14.32
1.20	Korytarz	93.95
1.21	Sala zajęć	50.00
1.22	Sala zajęć	50.05
1.23	Sala zajęć	50.53
1.24	Wiatrołap	3.54
1.25	Klasa schodowa	6.45
1.26	WC mekskie	16.27
1.27	WC personelu	17.19
1.28	WC damskie	27.46
1.29	Pom. gospodarcze	10.02
1.30	Kolonia	24.74
1.31	Pom. 1	7.71
1.32	Pom. 2	15.43
1.33	Pom. 3	9.84
1.34	Pom. 4	3.81
1.35	Pom. 5	5.83
1.36	Sala zajęć	52.83
1.37	Świetlica	50.41
1.38	Pom. socjalne	24.30
1.39	Wiatrołap	3.08
1.40	Pom. socjalne	2.69
1.41	Pom. socjalne	8.96
1.42	Pom. 6	8.49
1.43	Sala zajęć	50.39
1.44	Korytarz	90.88
1.45	Pokój WF	21.67
1.46	Szafnia	6.93
1.47	Wiatrołap	3.20
1.48	Szafnia	10.48
1.49	Sala gimnastyczna	234.00
Powierzchnia łącznie:		1304.41

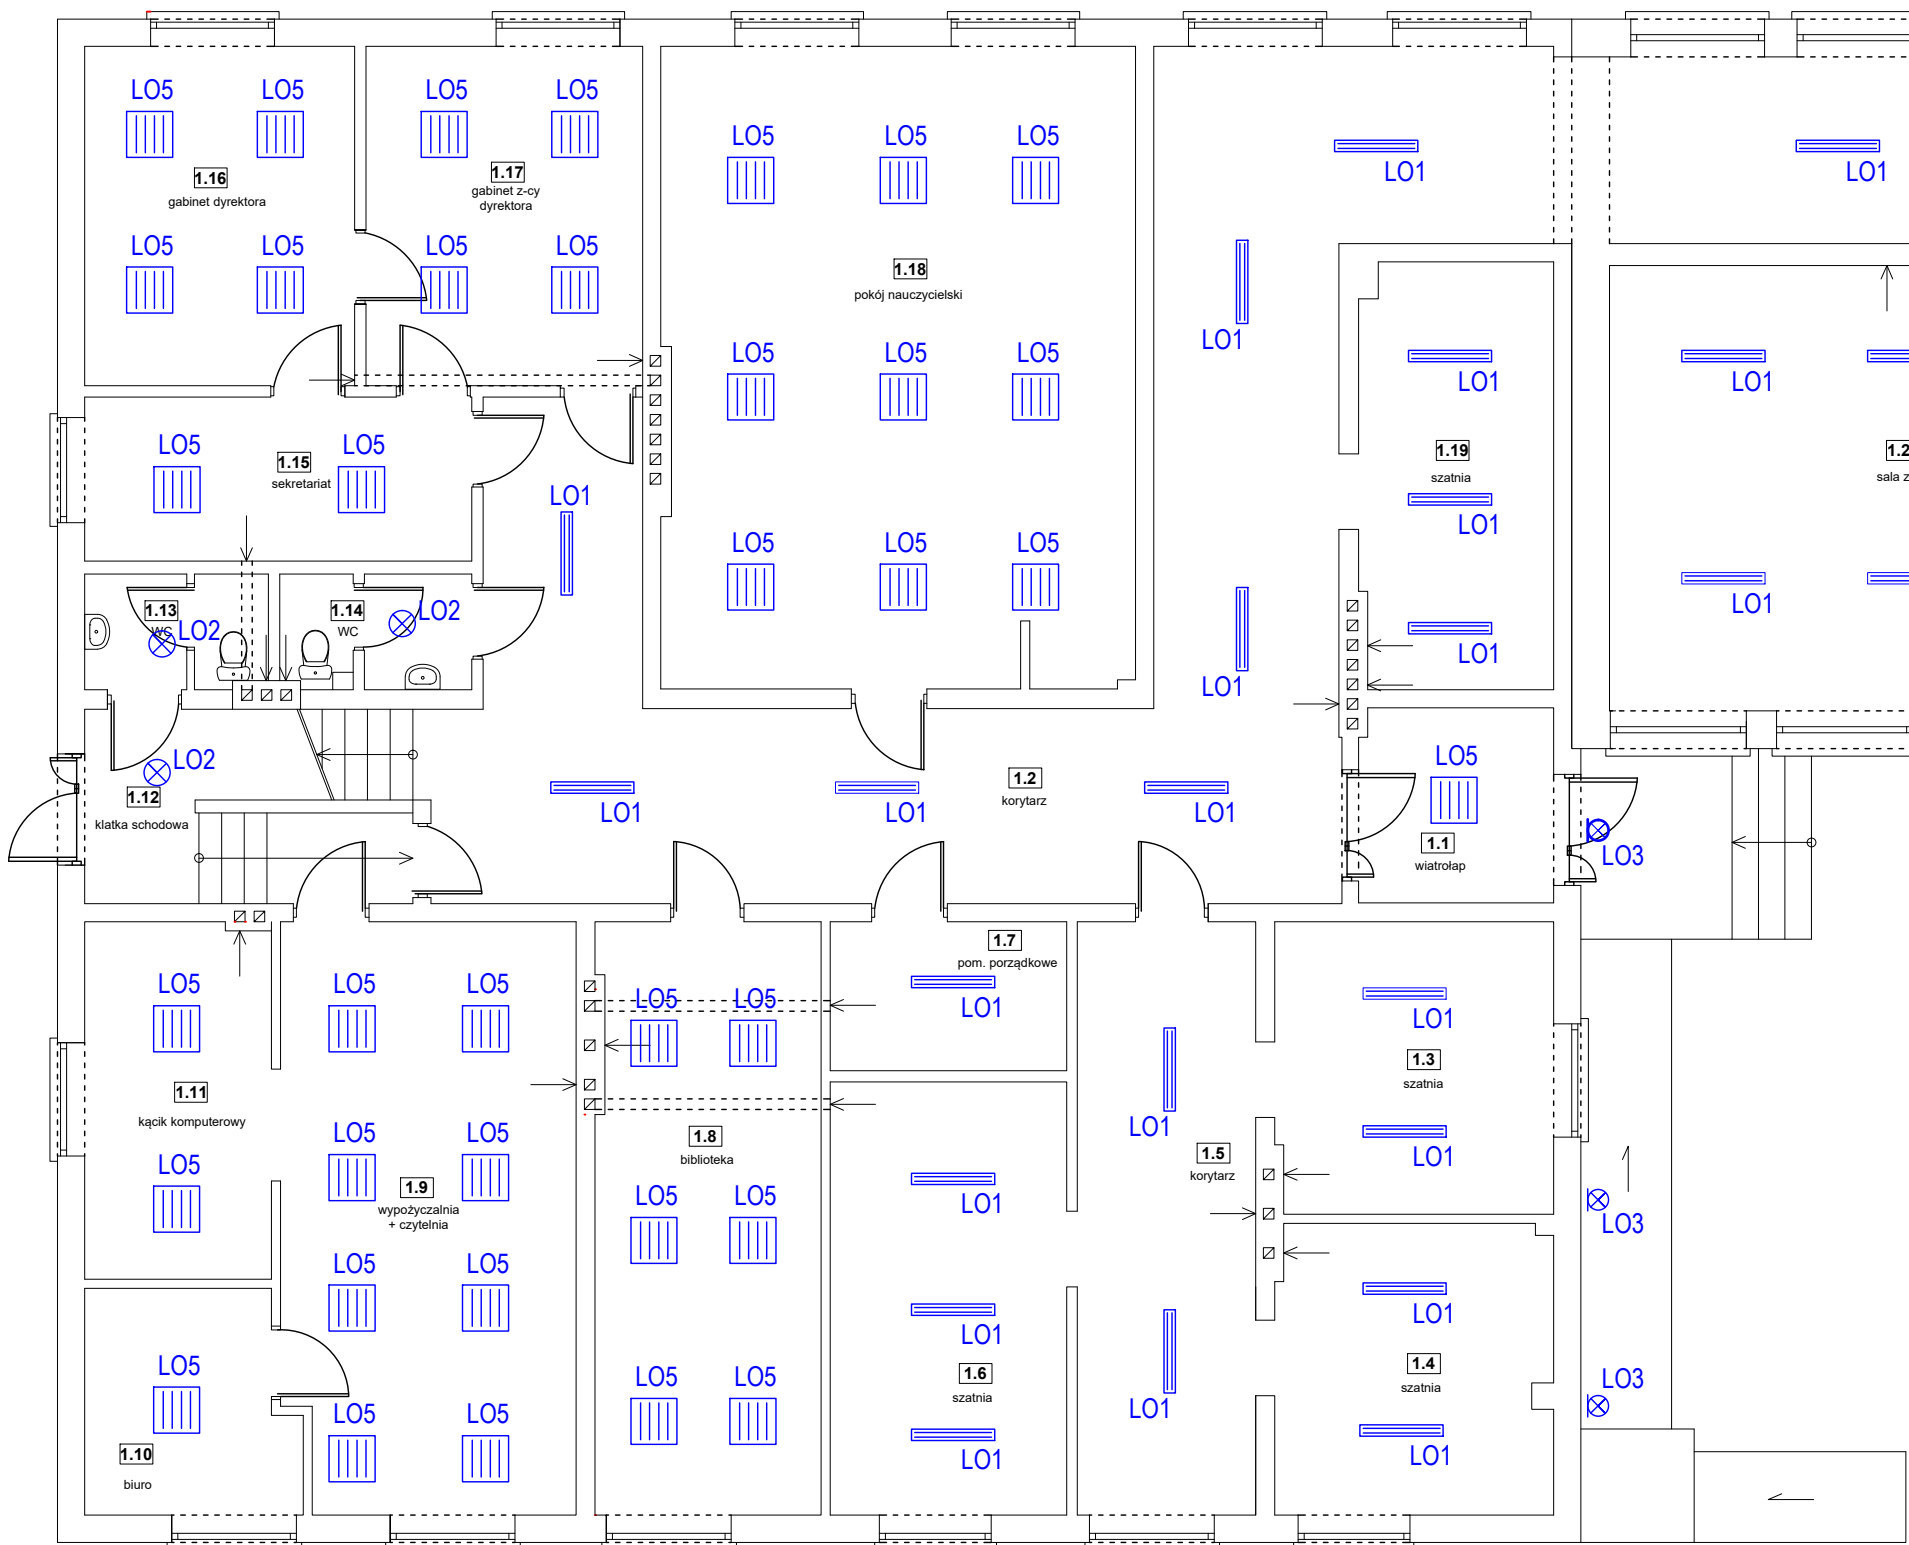

OPIS OPRAW

- L01 - oprawa świetłółkowa NIT (2x36W)
- L02 - oprawa żarowa PLAFONIERA (60W)
- L03 - oprawa żarowa ścienna PLAFONIERA (60W)
- L04 - oprawa żarowa żyrandol (1x60W)
- L05 - oprawa świetłółkowa NIT rastrowa (4x18W)
- L06 - naświetlacz metalohalogenkowa 250W

		<b>"KOLPROJEKT" Biuro Projektowe</b> 25-516 Kielce ul. Nowy Świat 52 e-mail: kolprojekt.pracownia@interia.pl			
PROJEKT:		INSTALACJA FOTOWOLTAICZNA I WYMIANA OŚWIETLANIA NA ENERGOOSZCZĘDNE TYP LED			
ADRES:		Stary Gózd, działka nr ewid. 358, gm. Stara Błotnica			
INWESTOR:		Gmina Stara Błotnica			
TYTUŁ RYS:		RZUT PARTERU- Plan instalacji oświetlenia-Inwentaryzacja			
BRANDA:		ELEKTROCZARNA	DATA:	PODPIS:	SKALA:
PROJEKTOWAŁ:		Jarosław Fefara uprawnienia: KL 189/90 specjalność: elektryczna	07.2020		1:100
					NUMER RYS:
					IE/3